



工艺		总图		电气	
设备		建筑		热力	
外管		结构		暖通	
环保		自控		给排水	

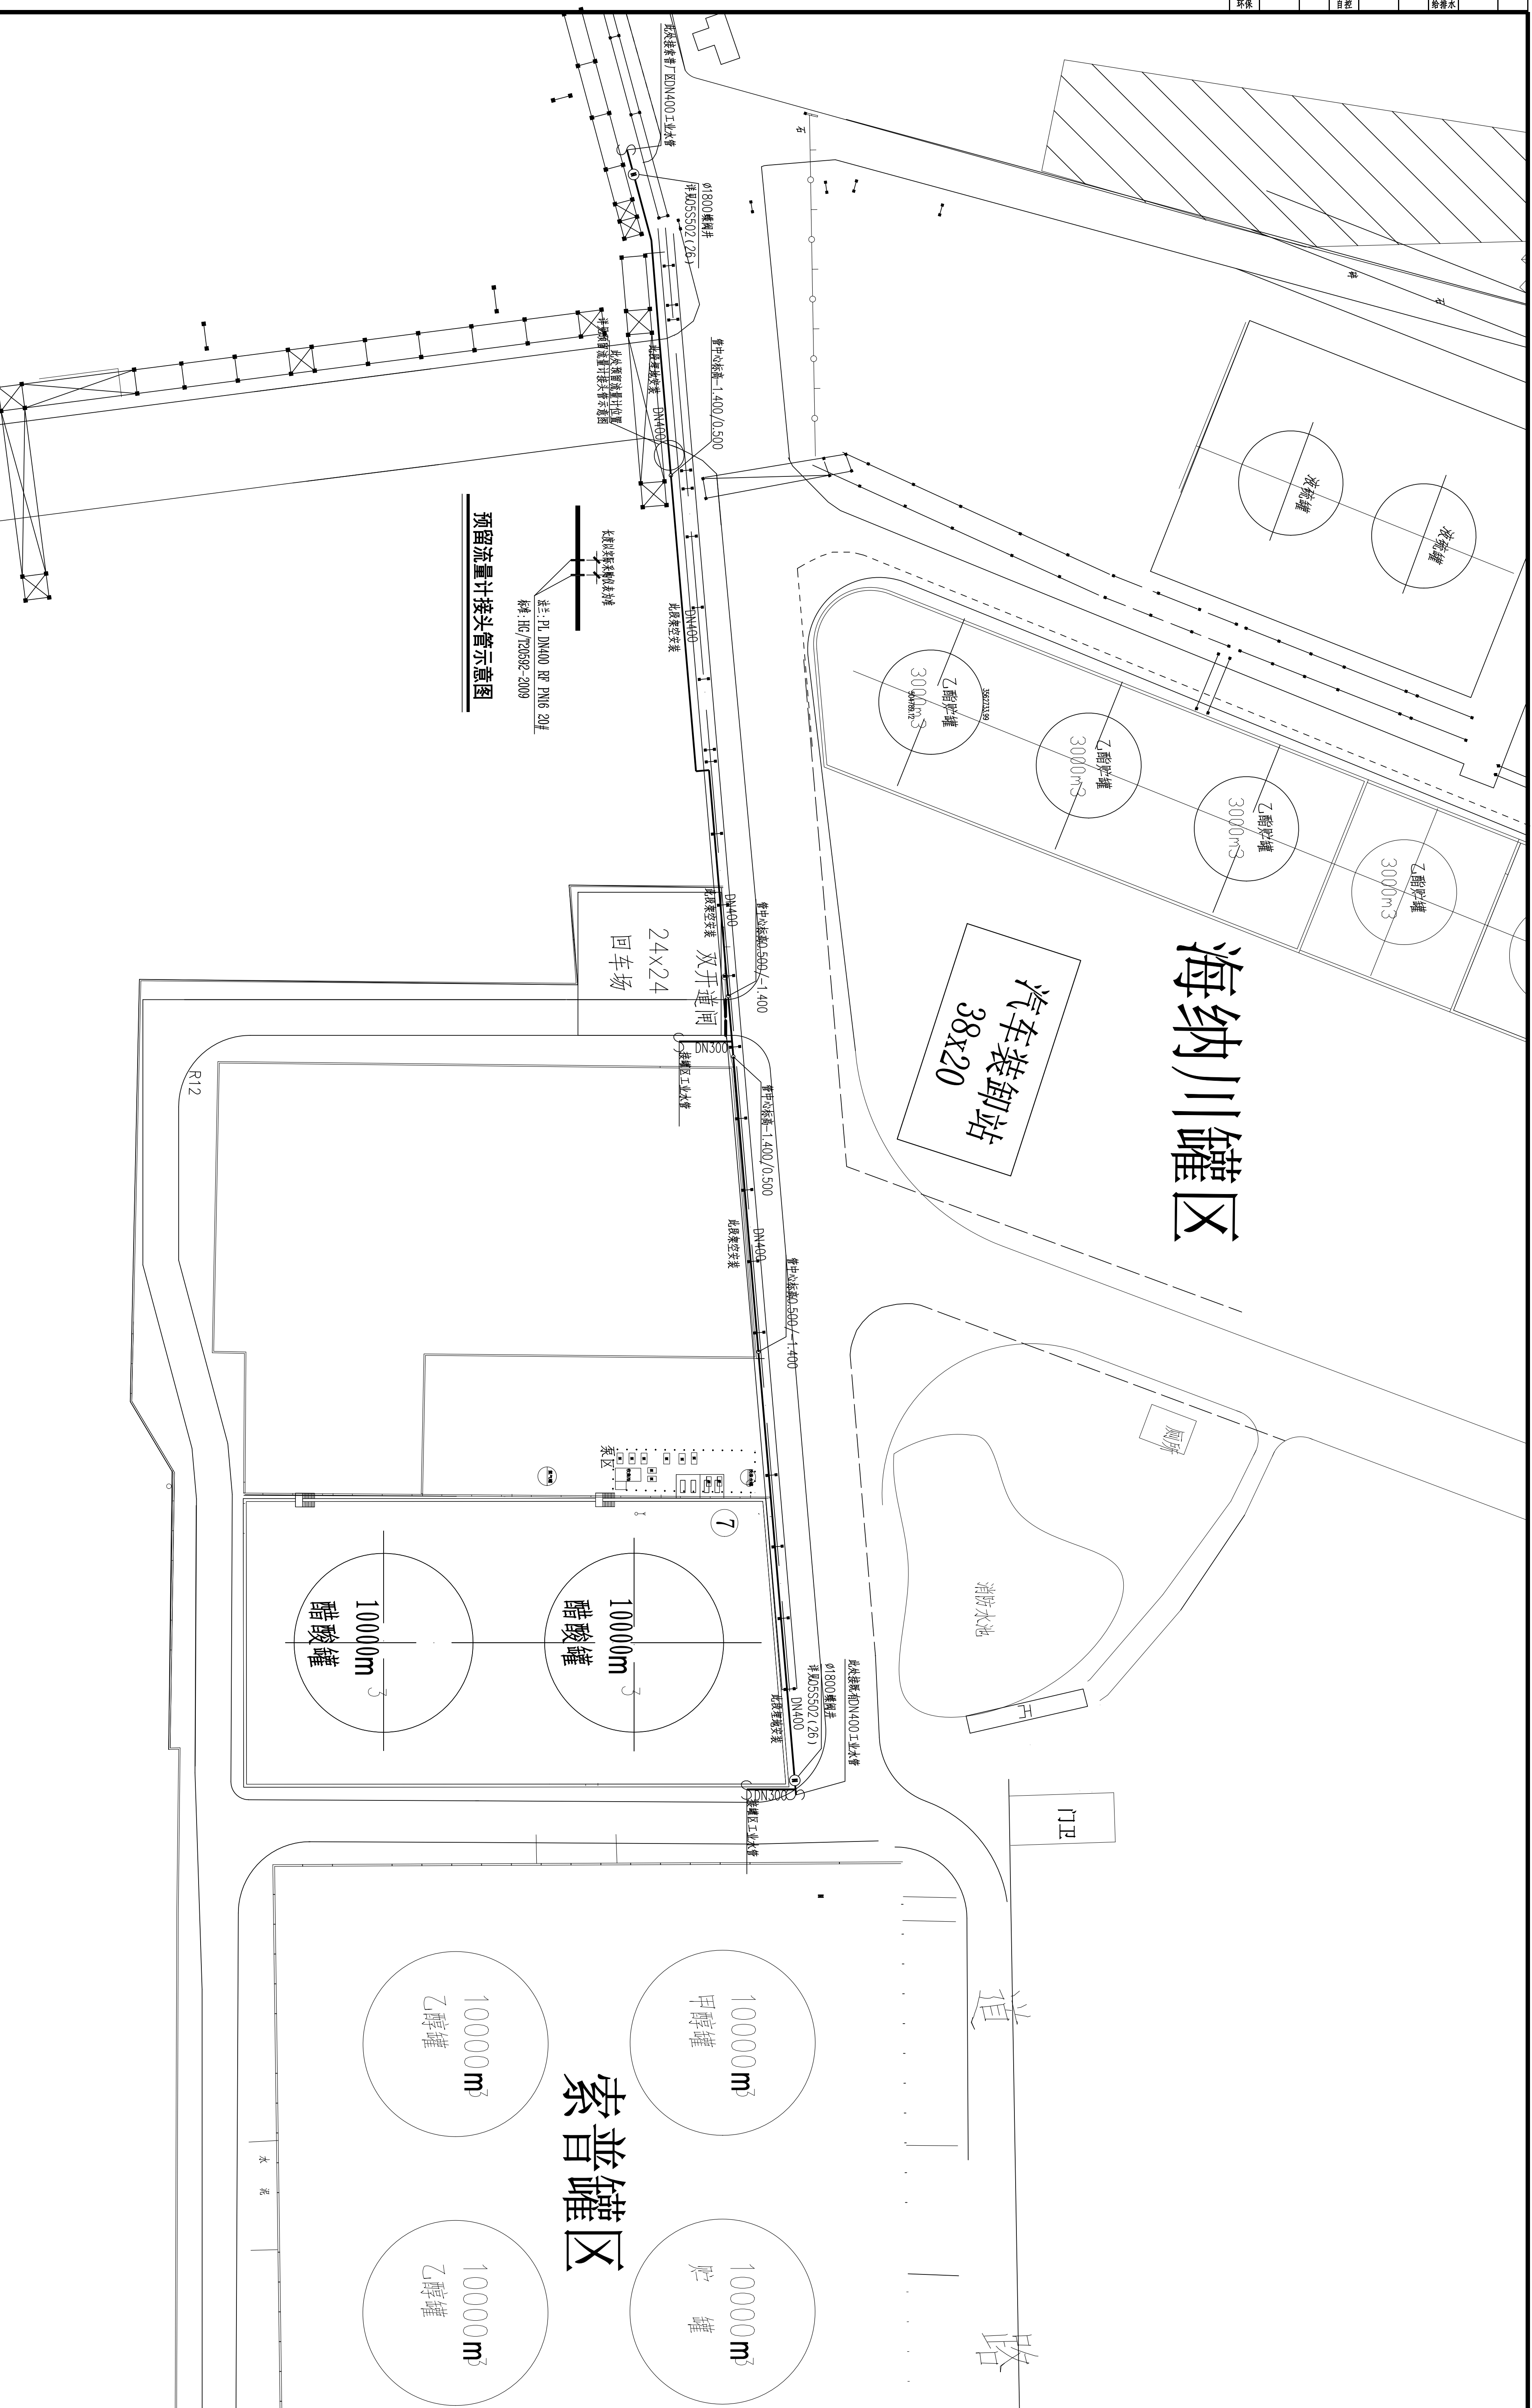

预留流量计接头管示意图

长规格特殊规格球阀
 备注: PI DN400 RP PN16 20#
 牌号: HG/T20592-2009

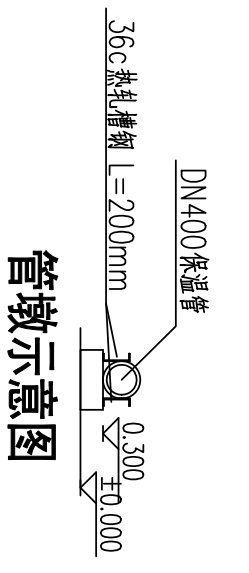

管墩示意图

工业水管道平面布置图 1:500

注: 本项目设计范围为工业水总管的布置, 相关室外消火栓及消防水池补水管道与工业水总管的接头由甲方自理。

注: 本文件版权归SOPD所有, 除非得到SOPD书面授权, 否则本文件任何内容均不得复制或传播给其他人, 如侵权或用于其他目的, THIS DOCUMENT IS THE PROPERTY OF SOPD AND NOT TO BE REPRODUCED, COPIED, DISSEMINATED OR DISCLOSED TO OTHERS OR USED FOR ANY PURPOSE WITHOUT THE WRITTEN AUTHORIZATION OF SOPD.		
SOPD 江苏索普工程科技有限公司 Jiangsu SOPD Engineering Technology Co., Ltd.		
设计人: DESIGNER	2023	项目: 镇江海纳川物流产业发展有限责任公司
校核人: CHECKED	2023	工业水管道设计
审核人: REVIEW	2023	施工图
审批人: APPROVE	2023	2023.3.1-03/0
专业负责人: DISCIPLINE	0	
项目负责人: MANAGER		
专业: SPECIAL	给排水	比例: SCALE 1:500
第 1 张 SHEET		共 1 张 TOT.